




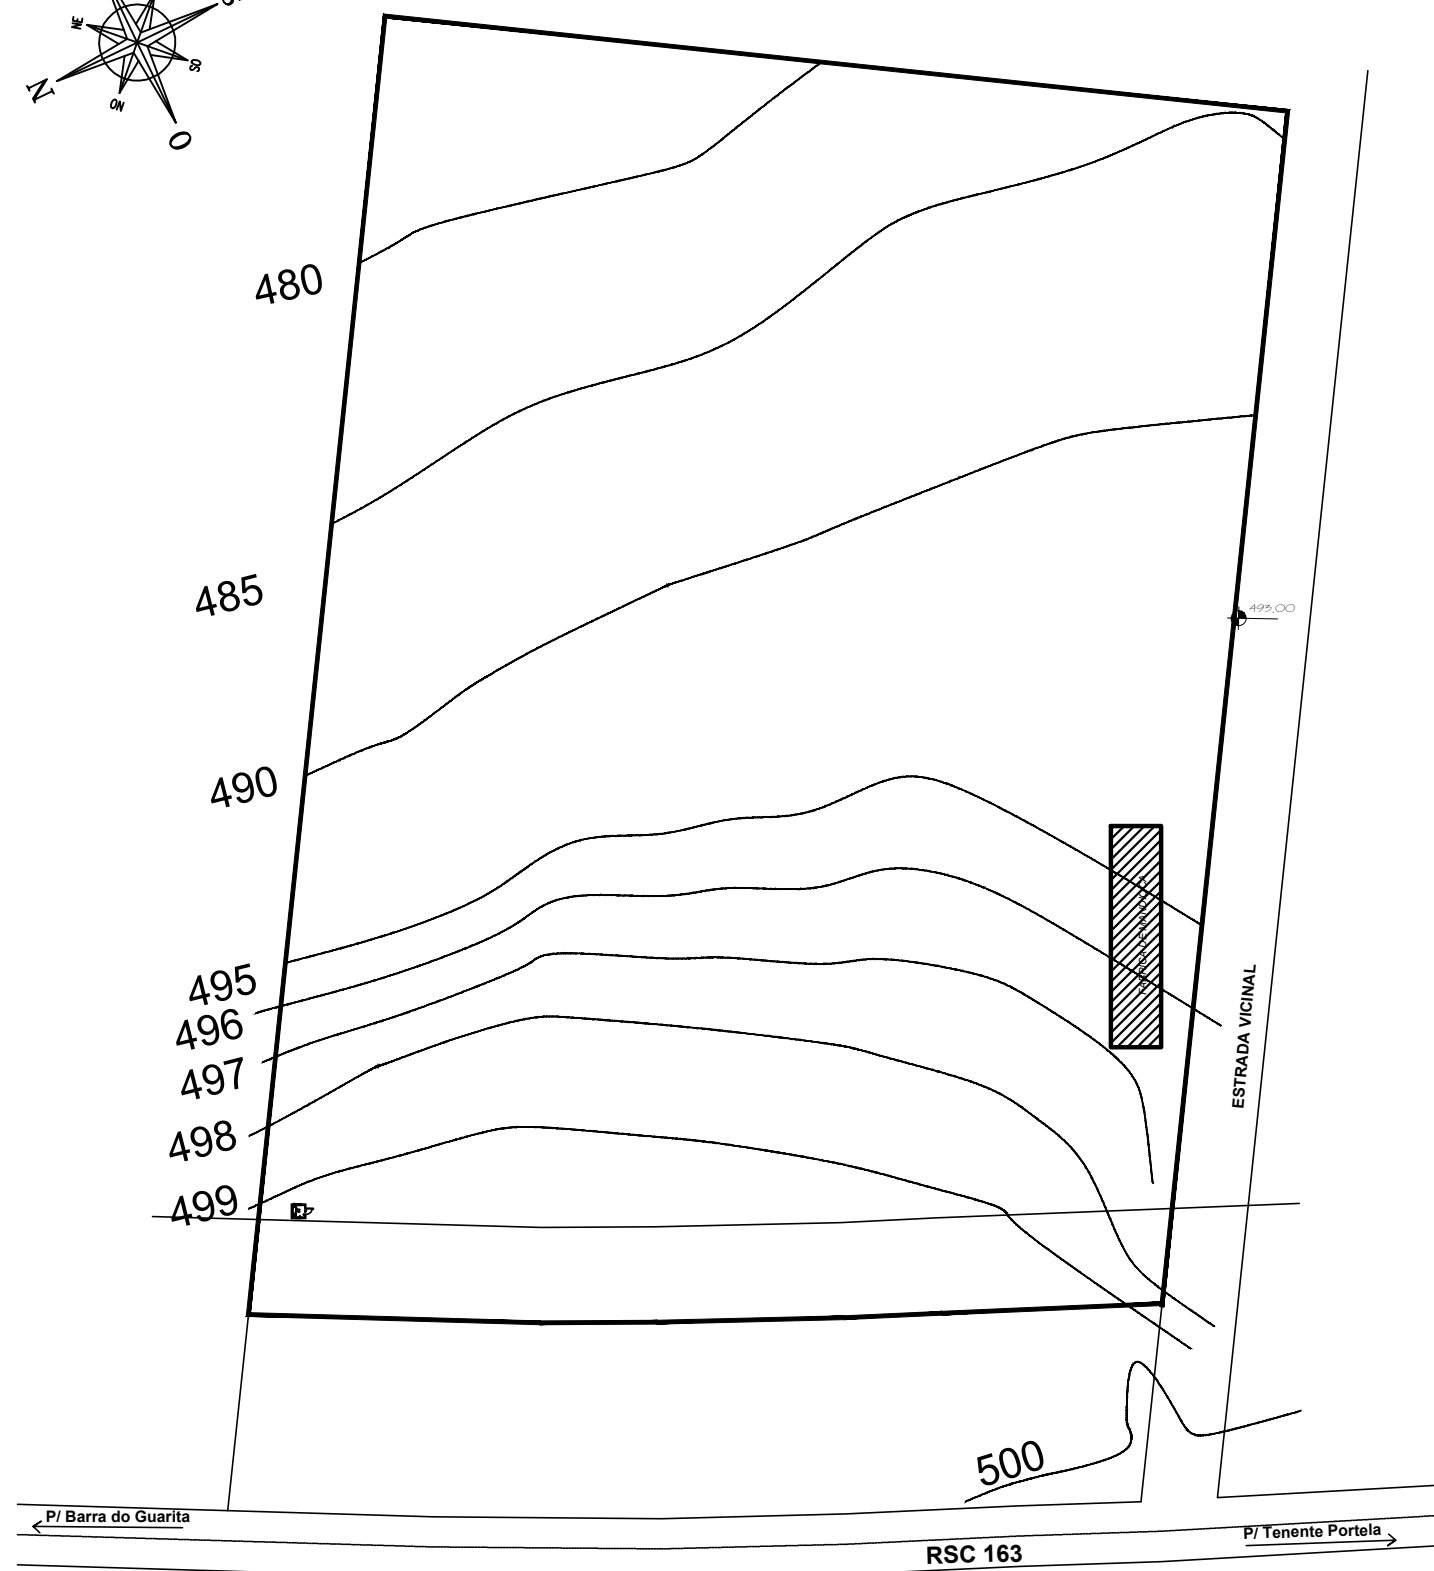


 **PLANTA LOCALIZAÇÃO/ IMPLANTAÇÃO**
ESCALA: 1/1000

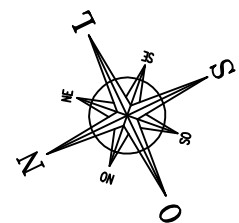


ENDEREÇO: AGROINDÚSTRIA - PROCESSAMENTO DE MANDIOCA - RSC 163		
PROPRIETÁRIO: CLAUDEMIR JOSÉ LOCATELLI Prefeito Municipal de Vista Gaúcha	RESPONSÁVEL TÉCN.: CAROLINE MAIZA DAPPER Engenheira Civil - CREA RS223726	
DATA MAIO/2021	ESCALA 1/50	DESENHO: FRANCHA: 01/03

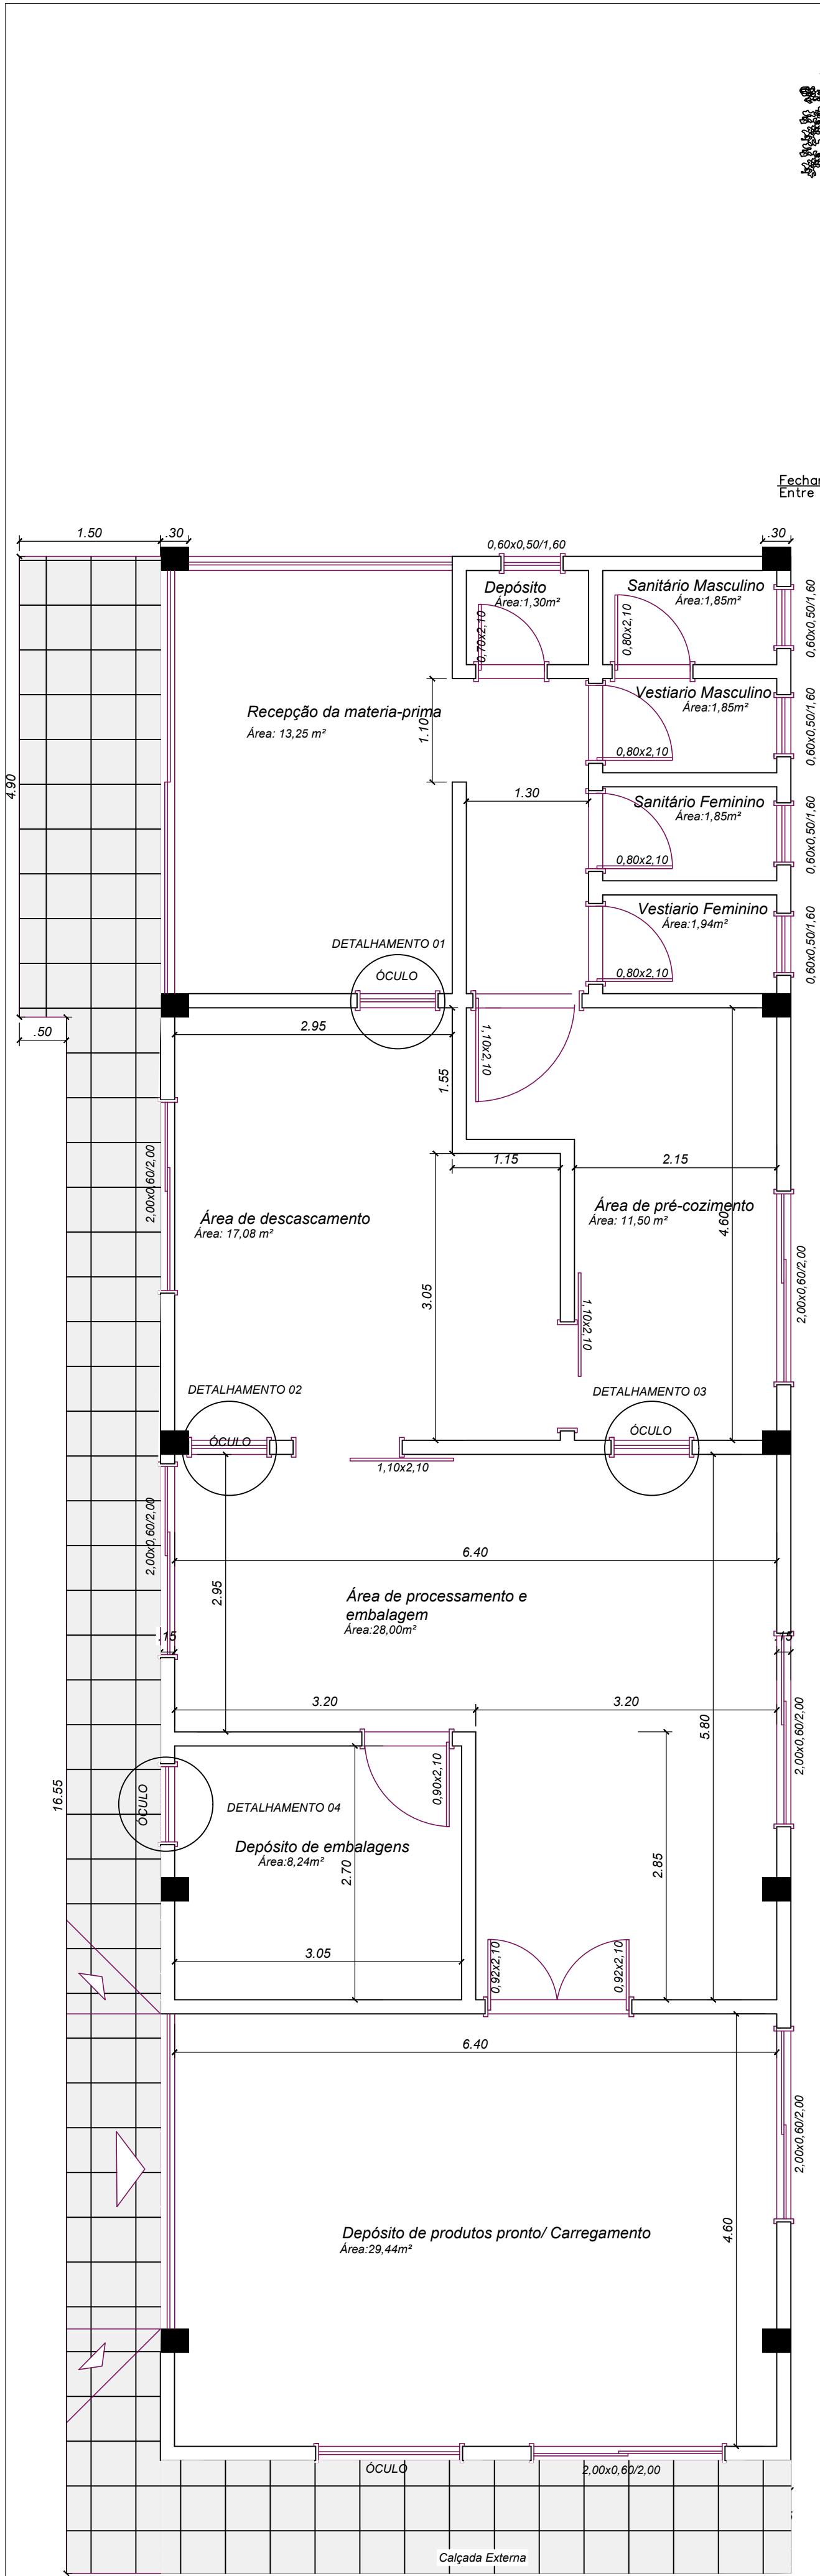



01 PLANTA BAIXA-TÉCNICA
ESCALA: 1/50

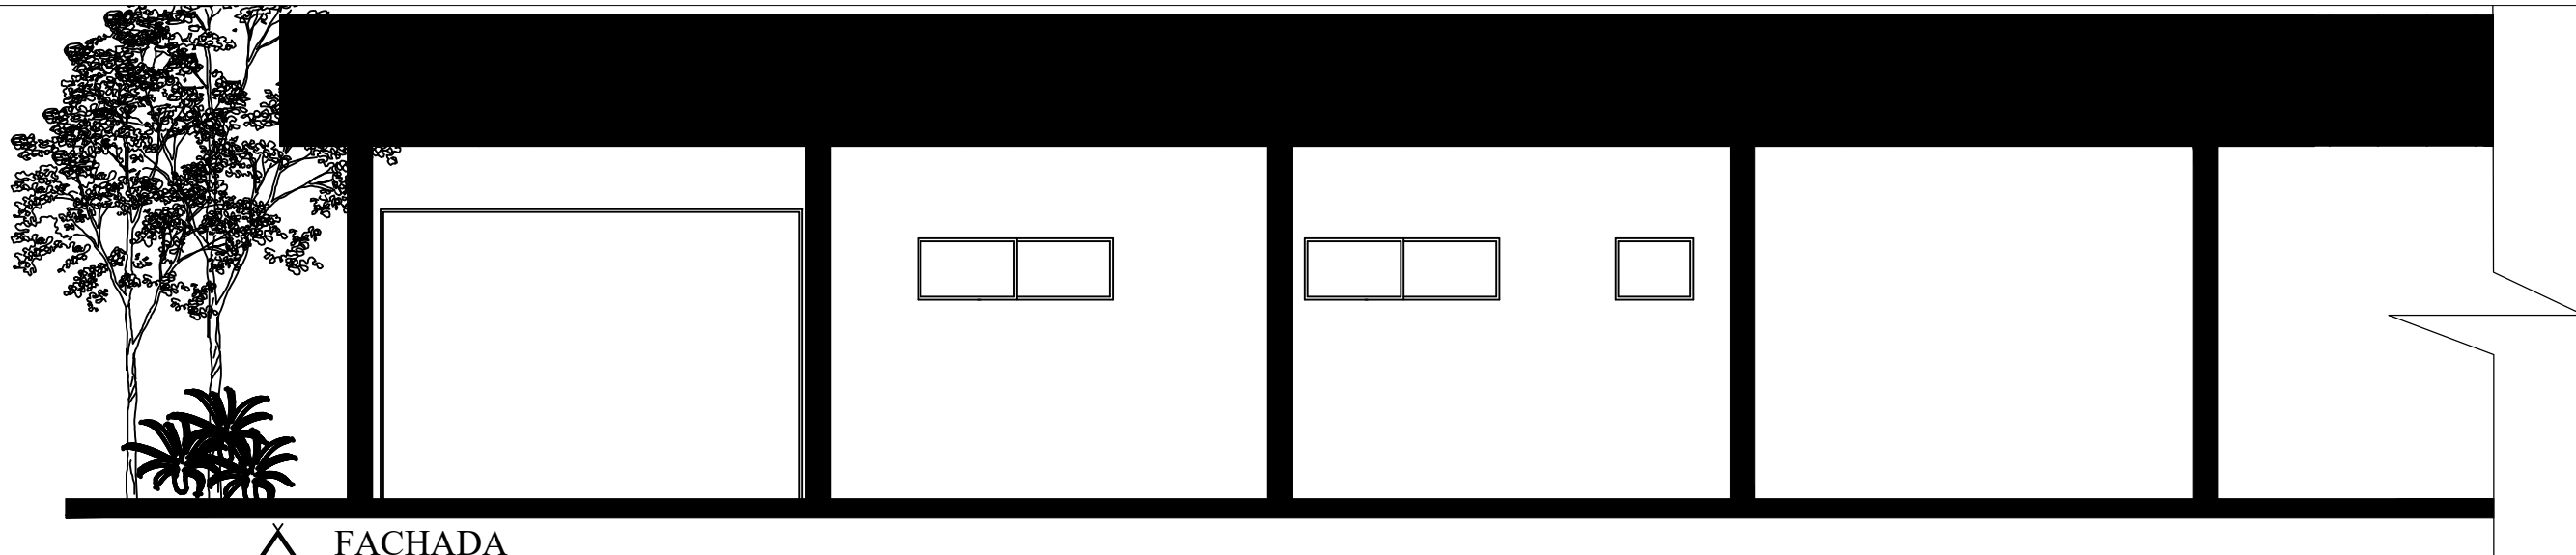


02 FACHADA
ESCALA: 1/75

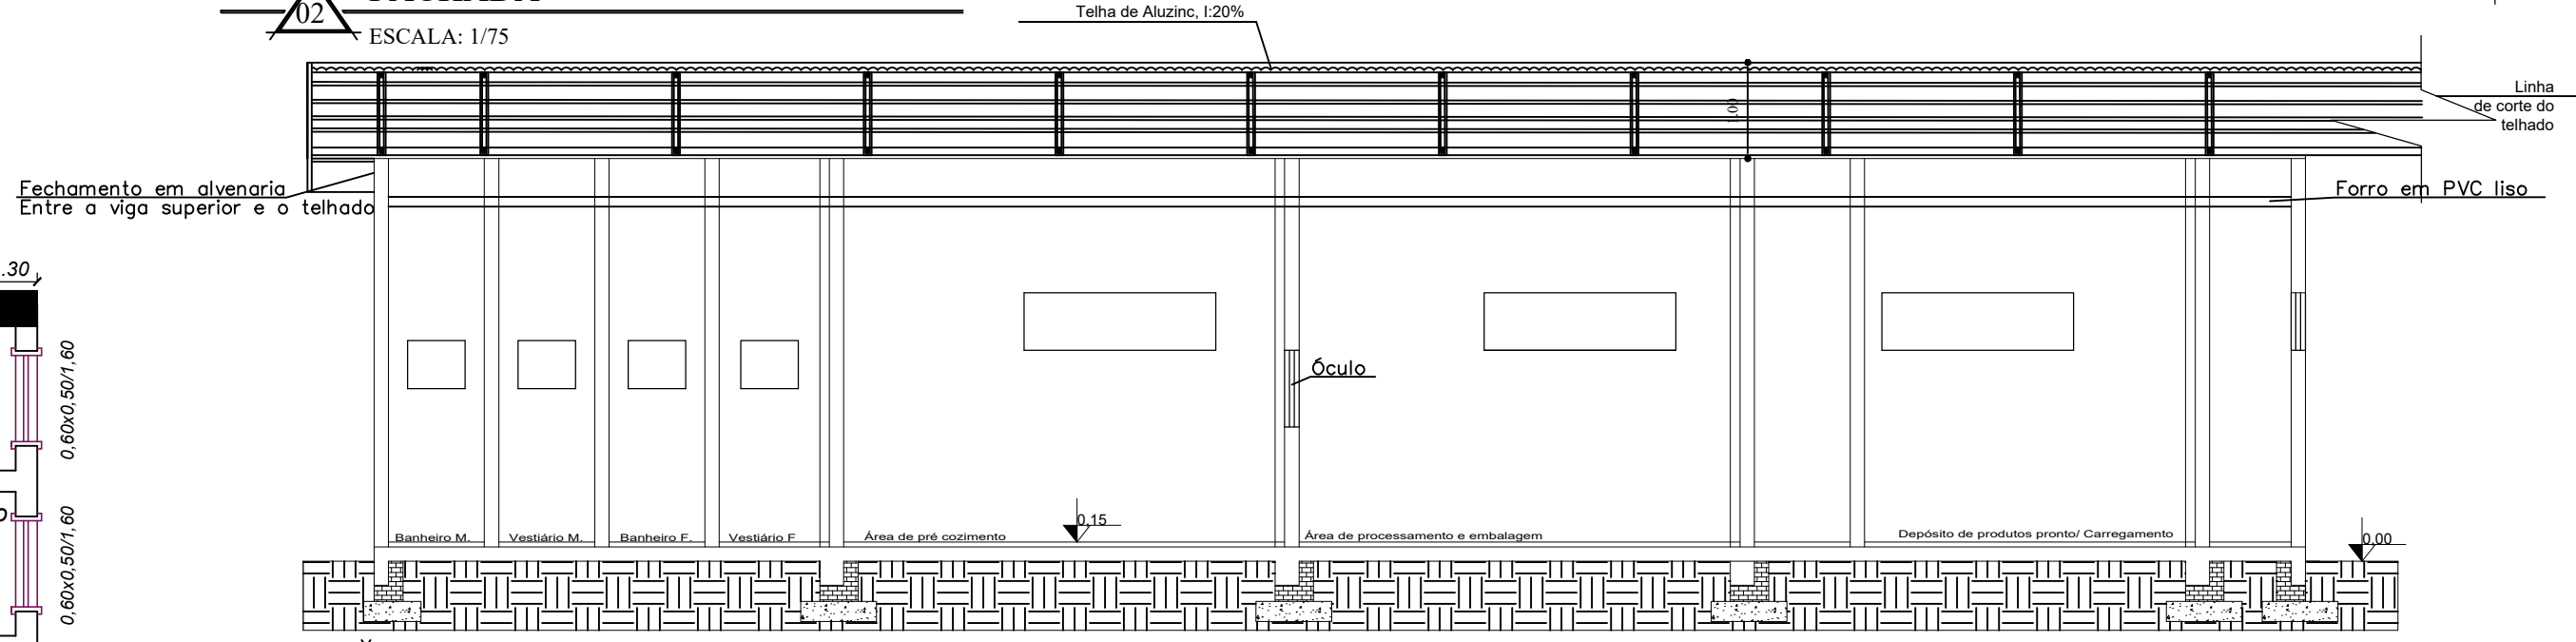


03 CORTE A-A
ESCALA: 1/75

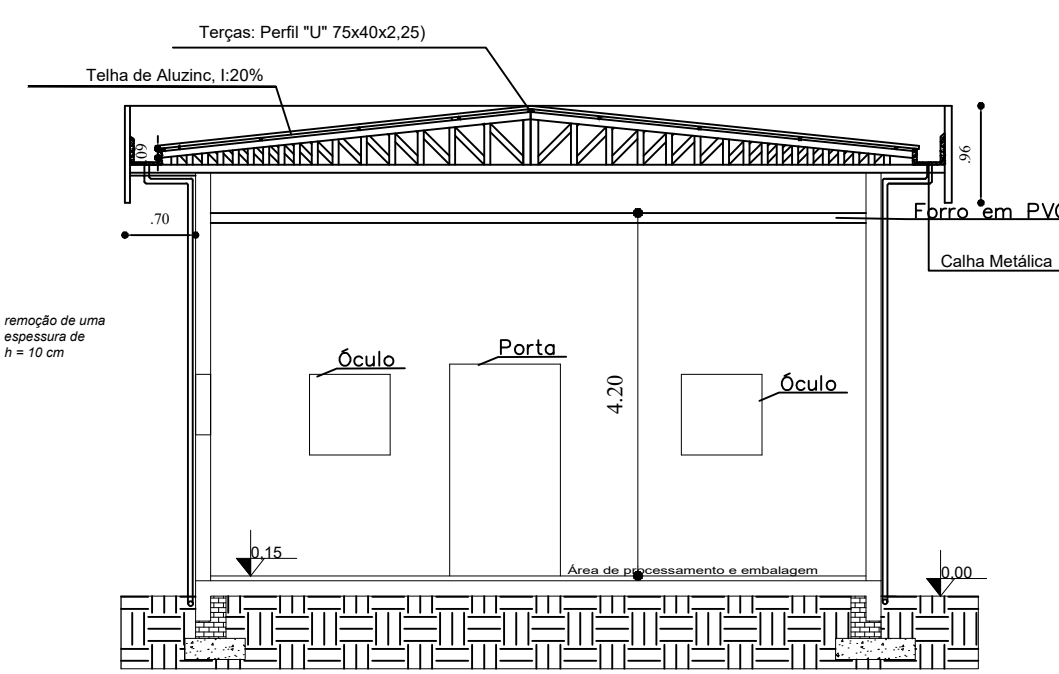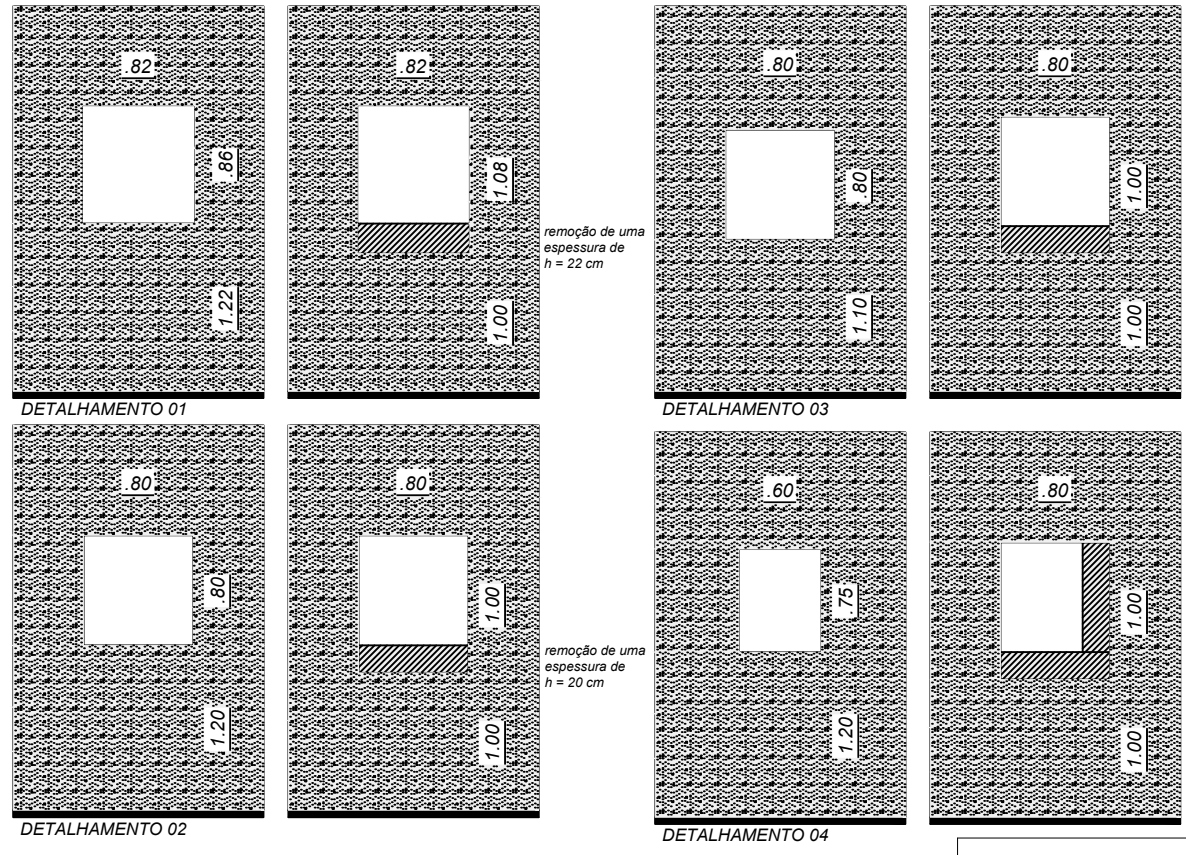

04 CORTE B-B
ESCALA: 1/75

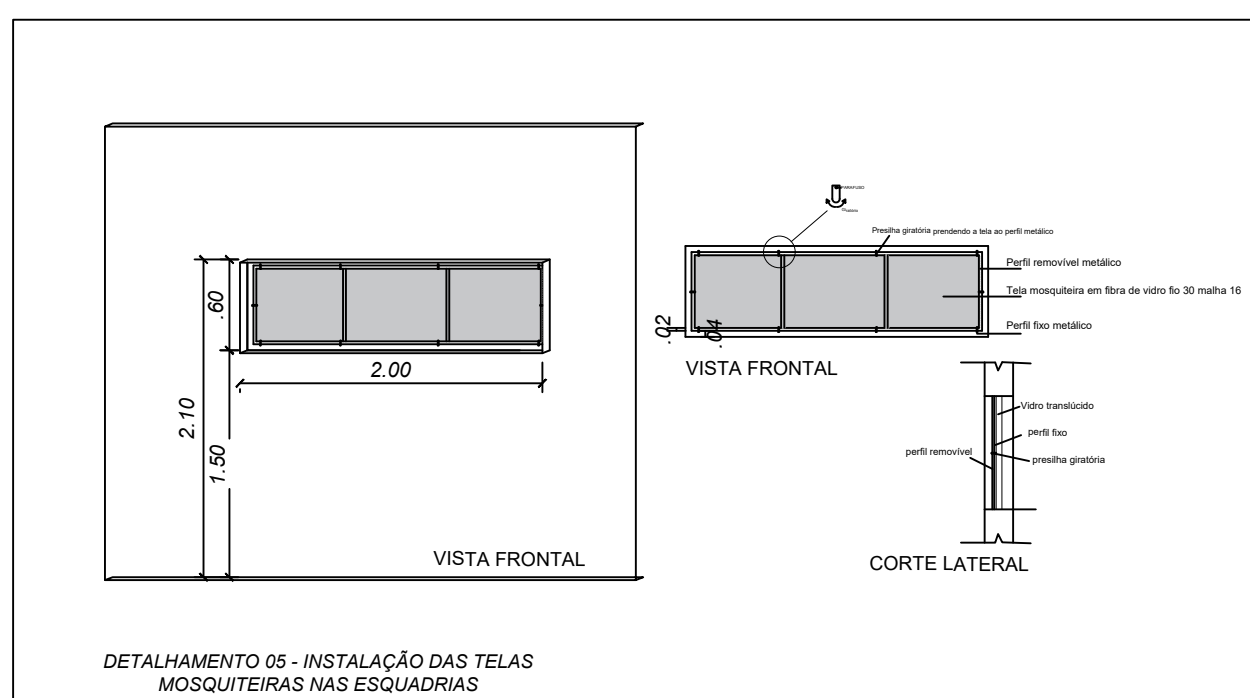

DETALHAMENTO 05 - INSTALAÇÃO DAS TELAS MOSQUITEIRAS NAS ESQUADRIAS

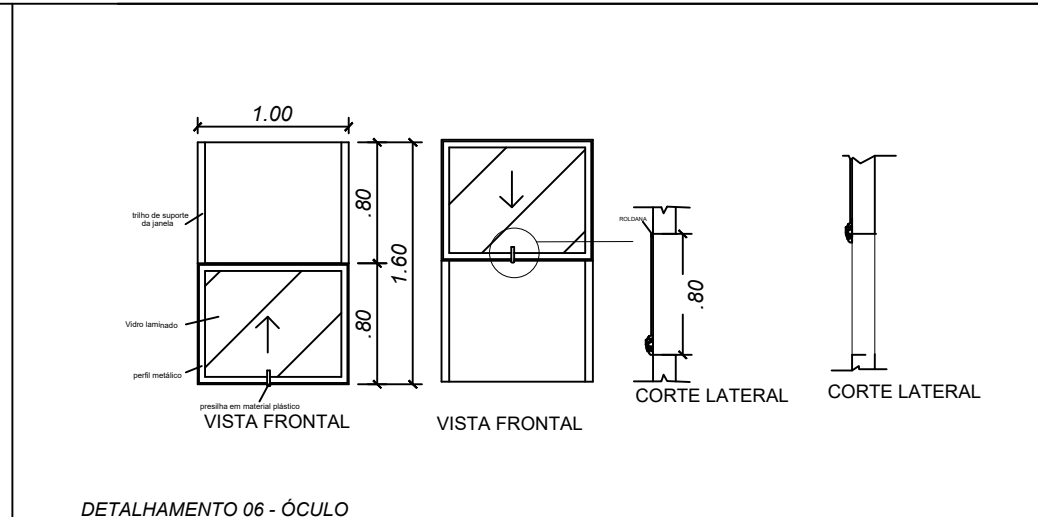

DETALHAMENTO 06 - ÓCULO



ENDEREÇO: AGROINDÚSTRIA - PROCESSAMENTO DE MANDIOCA - RSC 163			
PROPRIETÁRIO: CLAUDÉMIR JOSÉ LOCATELLI Prefeito Municipal de Vista Gaúcha		RESPONSÁVEL TÉCN.: CAROLINE MAIZA DAPPER Engenheira Civil - CREA RS223726	
DATA MAIO/2021	ESCALA 1/50	DESENHO:	FRANCHA: 02/03



- raio sifonado Ø 200 mm
- caixa de inspeção DN 60cm
- tubo de ventilação Ø 75 mm
- caixa de gordura Ø 200 mm
- tubulação de esgoto
- tubulação de água fria



ENDEREÇO: AGROINDÚSTRIA - PROCESSAMENTO DE MANDIOCA - RSC I 63					
PROPRIETÁRIO: _____ CLAUDEMIR JOSÉ LOCATELLI Prefeito Municipal de Vista Gaúcha			RESPONSÁVEL TÉCN.: _____ CAROLINE MAIZA DAPPER Engenheira Civil - CREA RS223726		
DATA MAIO/2021		ESCALA 1/50		DESENHO:	
				PRANCHA: 03/03	