


- LEGENDA:
- CAVALHAÇÃO DE ÁGUA FRIA
 - TUBO DE DRENA PLUVIAL
 - REGISTRO
 - TORNEIRA
 - CAVALHAÇÃO ÁGUA FRIA (SUPRIMENTO)
 - CAVALHAÇÃO ÁGUA FRIA
 - CAVALHAÇÃO DRENTO PLUVIAL
- Obs.: As dimensões das CAVALHAÇÕES ESTÃO ESPECIFICADAS EM MILÍMETROS

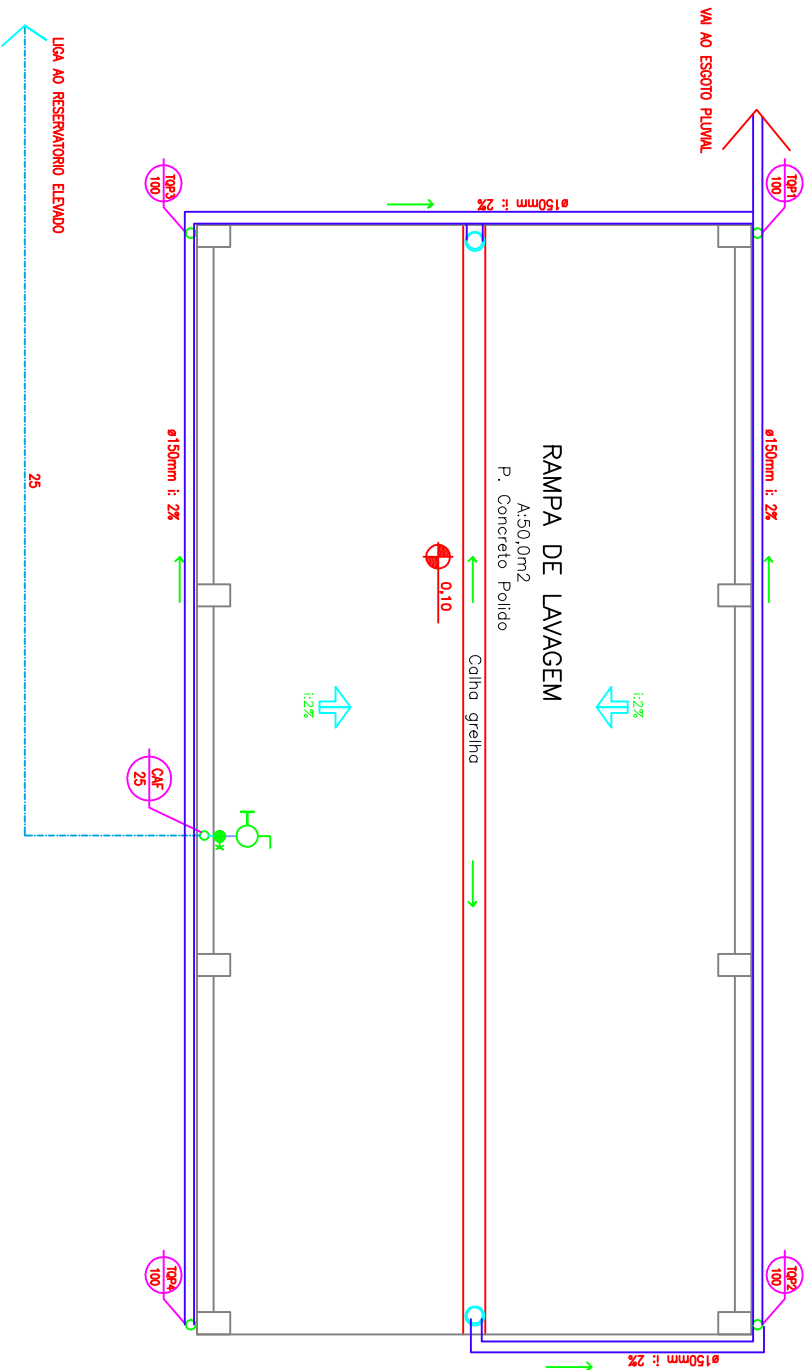


PLANTA BAIXA-RAMPA DE LAVAGEM

ESCALA: 1/50

ÁREA CONSTRUIDA: 50,00m²

- LEGENDA:
- CANAL DE DISTRIBUIÇÃO
 - LAMPADA DE VIBRAÇÃO
 - TOMADA UNP, 2P+1, 15A/250V, 1m+1,50m OU MODICA
 - INTERRUPTOR SIMPLES H=1m
 - GO- CANAL DE DISTRIBUIÇÃO
 - TUBULAÇÃO QUE SOBEE
 - TUBULAÇÃO QUE DECE
 - TUBULAÇÃO QUE PASSA
 - CL. PRESSÃO 4x4", OU COM DIMENSÕES INDICADAS
 - FOS E DRENS, NEUTRO, FASE, RETORNO, PONTE E TERRA
 - ELETRODUTO DIÁMETRO F/ ENERGIA COMUM

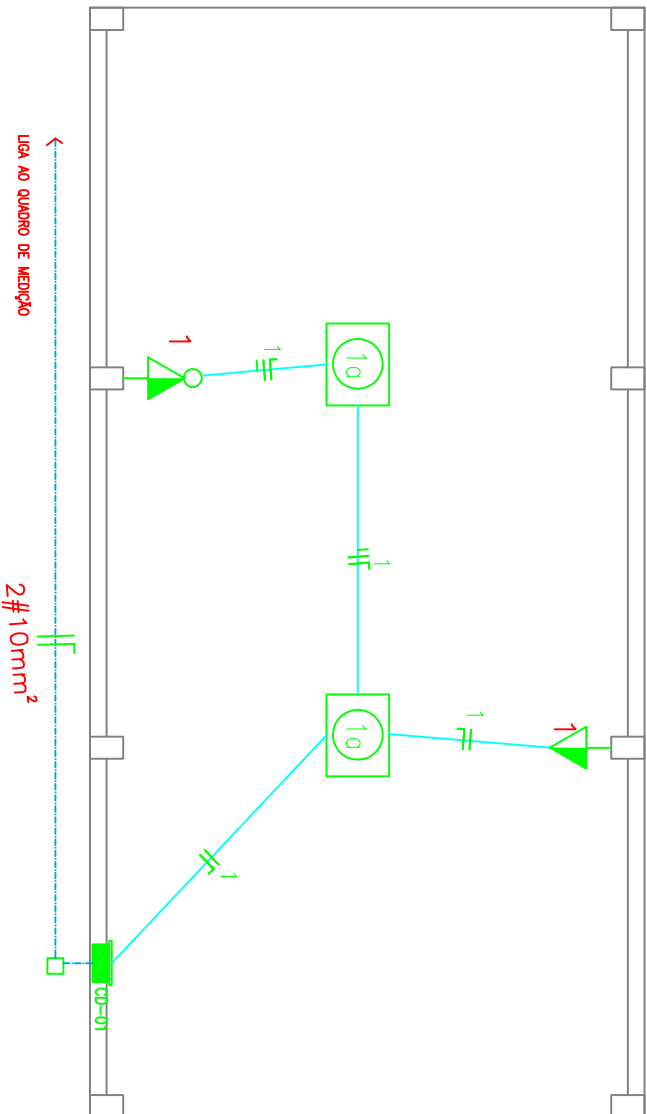

PLANTA BAIXA-RAMPA DE LAVAGEM

ESCALA: 1/50

ÁREA CONSTRUIDA: 50,00m²

PREFEITURA MUNICIPAL DE VISTA GAÚCHA
Av. Nove de Maio, 1015 – Centro
VISTA GAÚCHA-RS

FÁBRICA DE LATICÍNIO

| | | | |
|-----------------------|--|------------------------------|---|
| PROJETO | PL RAMPA DE LAVAGEM | PRONCH/ARQUIVO | 22 |
| LOCAL | RSC 163 – DIST. INDUSTRIAL VISTA GAÚCHA/RS | ESCALA | 1 : 50 |
| PROPRIETÁRIO | Eng. Agr. Claudemir José Locatelli Prefeitura Municipal | DATA | Projeto: JUNHO/2014 Platagem: JULHO/2014 |
| RESP. TÉCNICO | Eng. Sodr. de Souza CREA/RS 136902 | ÁREA TOTAL A SER CONSTRUÍDA: | 50,00m ² |
| DESENHOS: GF desenhos | | | |